


REGIONE BASILICATA

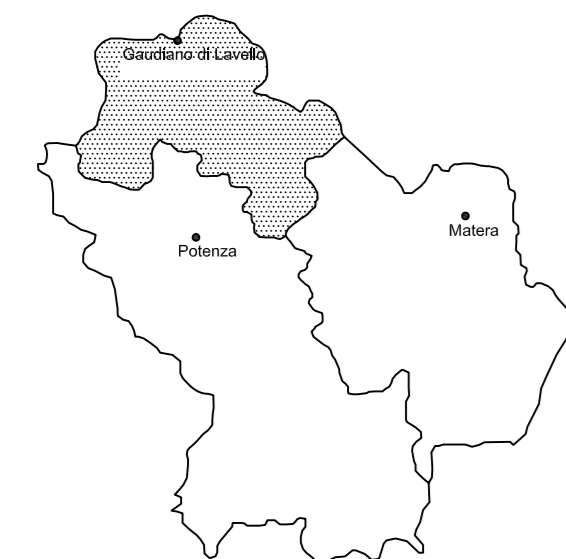


COMPLETAMENTO DEI DISTRETTI IRRIGUI IN AGRO DI  
MONTEMILONE ED INTEGRAZIONE RISORSE IDRICHE


PROGETTO ESECUTIVO

C-ELABORATI GRAFICI - Impianto di sollevamento		Giugno 2014
<b>C4</b>	Impianto di sollevamento di progetto - impianto elettrico	Scala 1:50
IL PROGETTISTA Prof. Ing. A.F. PICCINNI <small>Ordine degli Ingegneri della Provincia di Bari n.7288</small>	IL RESPONSABILE DEL PROCEDIMENTO Dott. Fileno PENNACCHIO	
IL COMMISSARIO STRAORDINARIO Avv. G. MUSACCHIO		


 


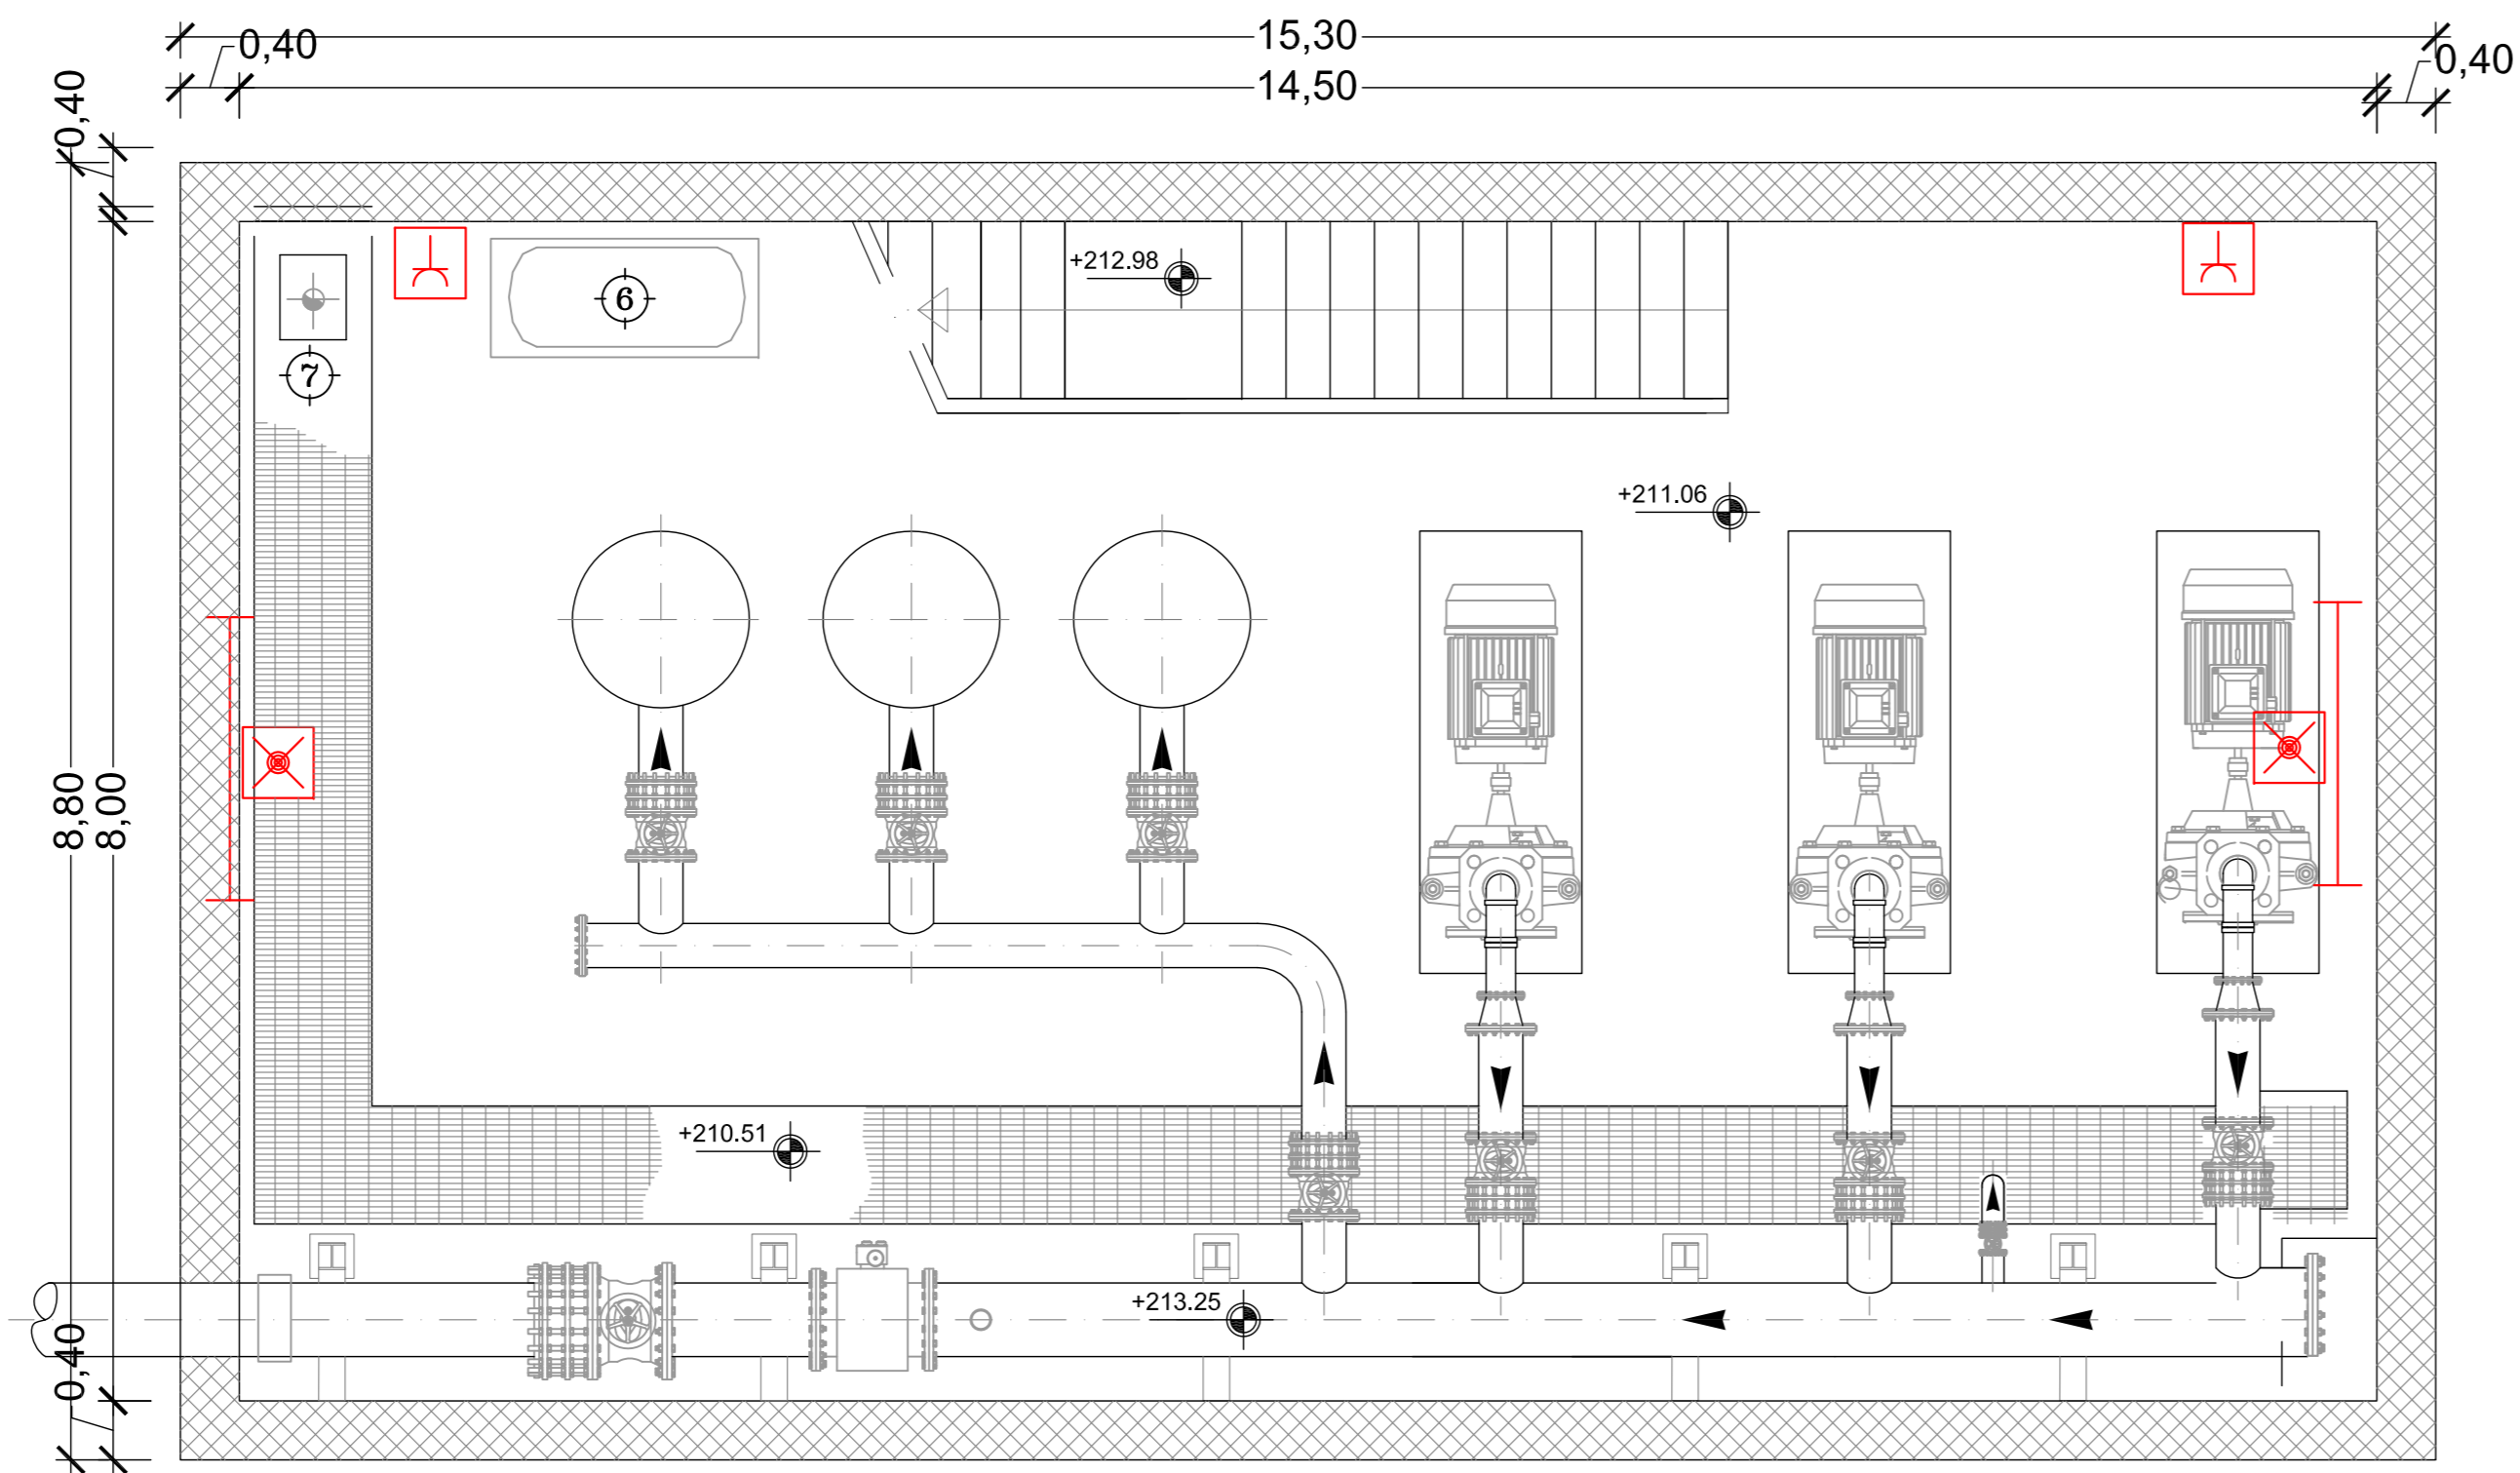
PIANTA A QUOTA +222.50

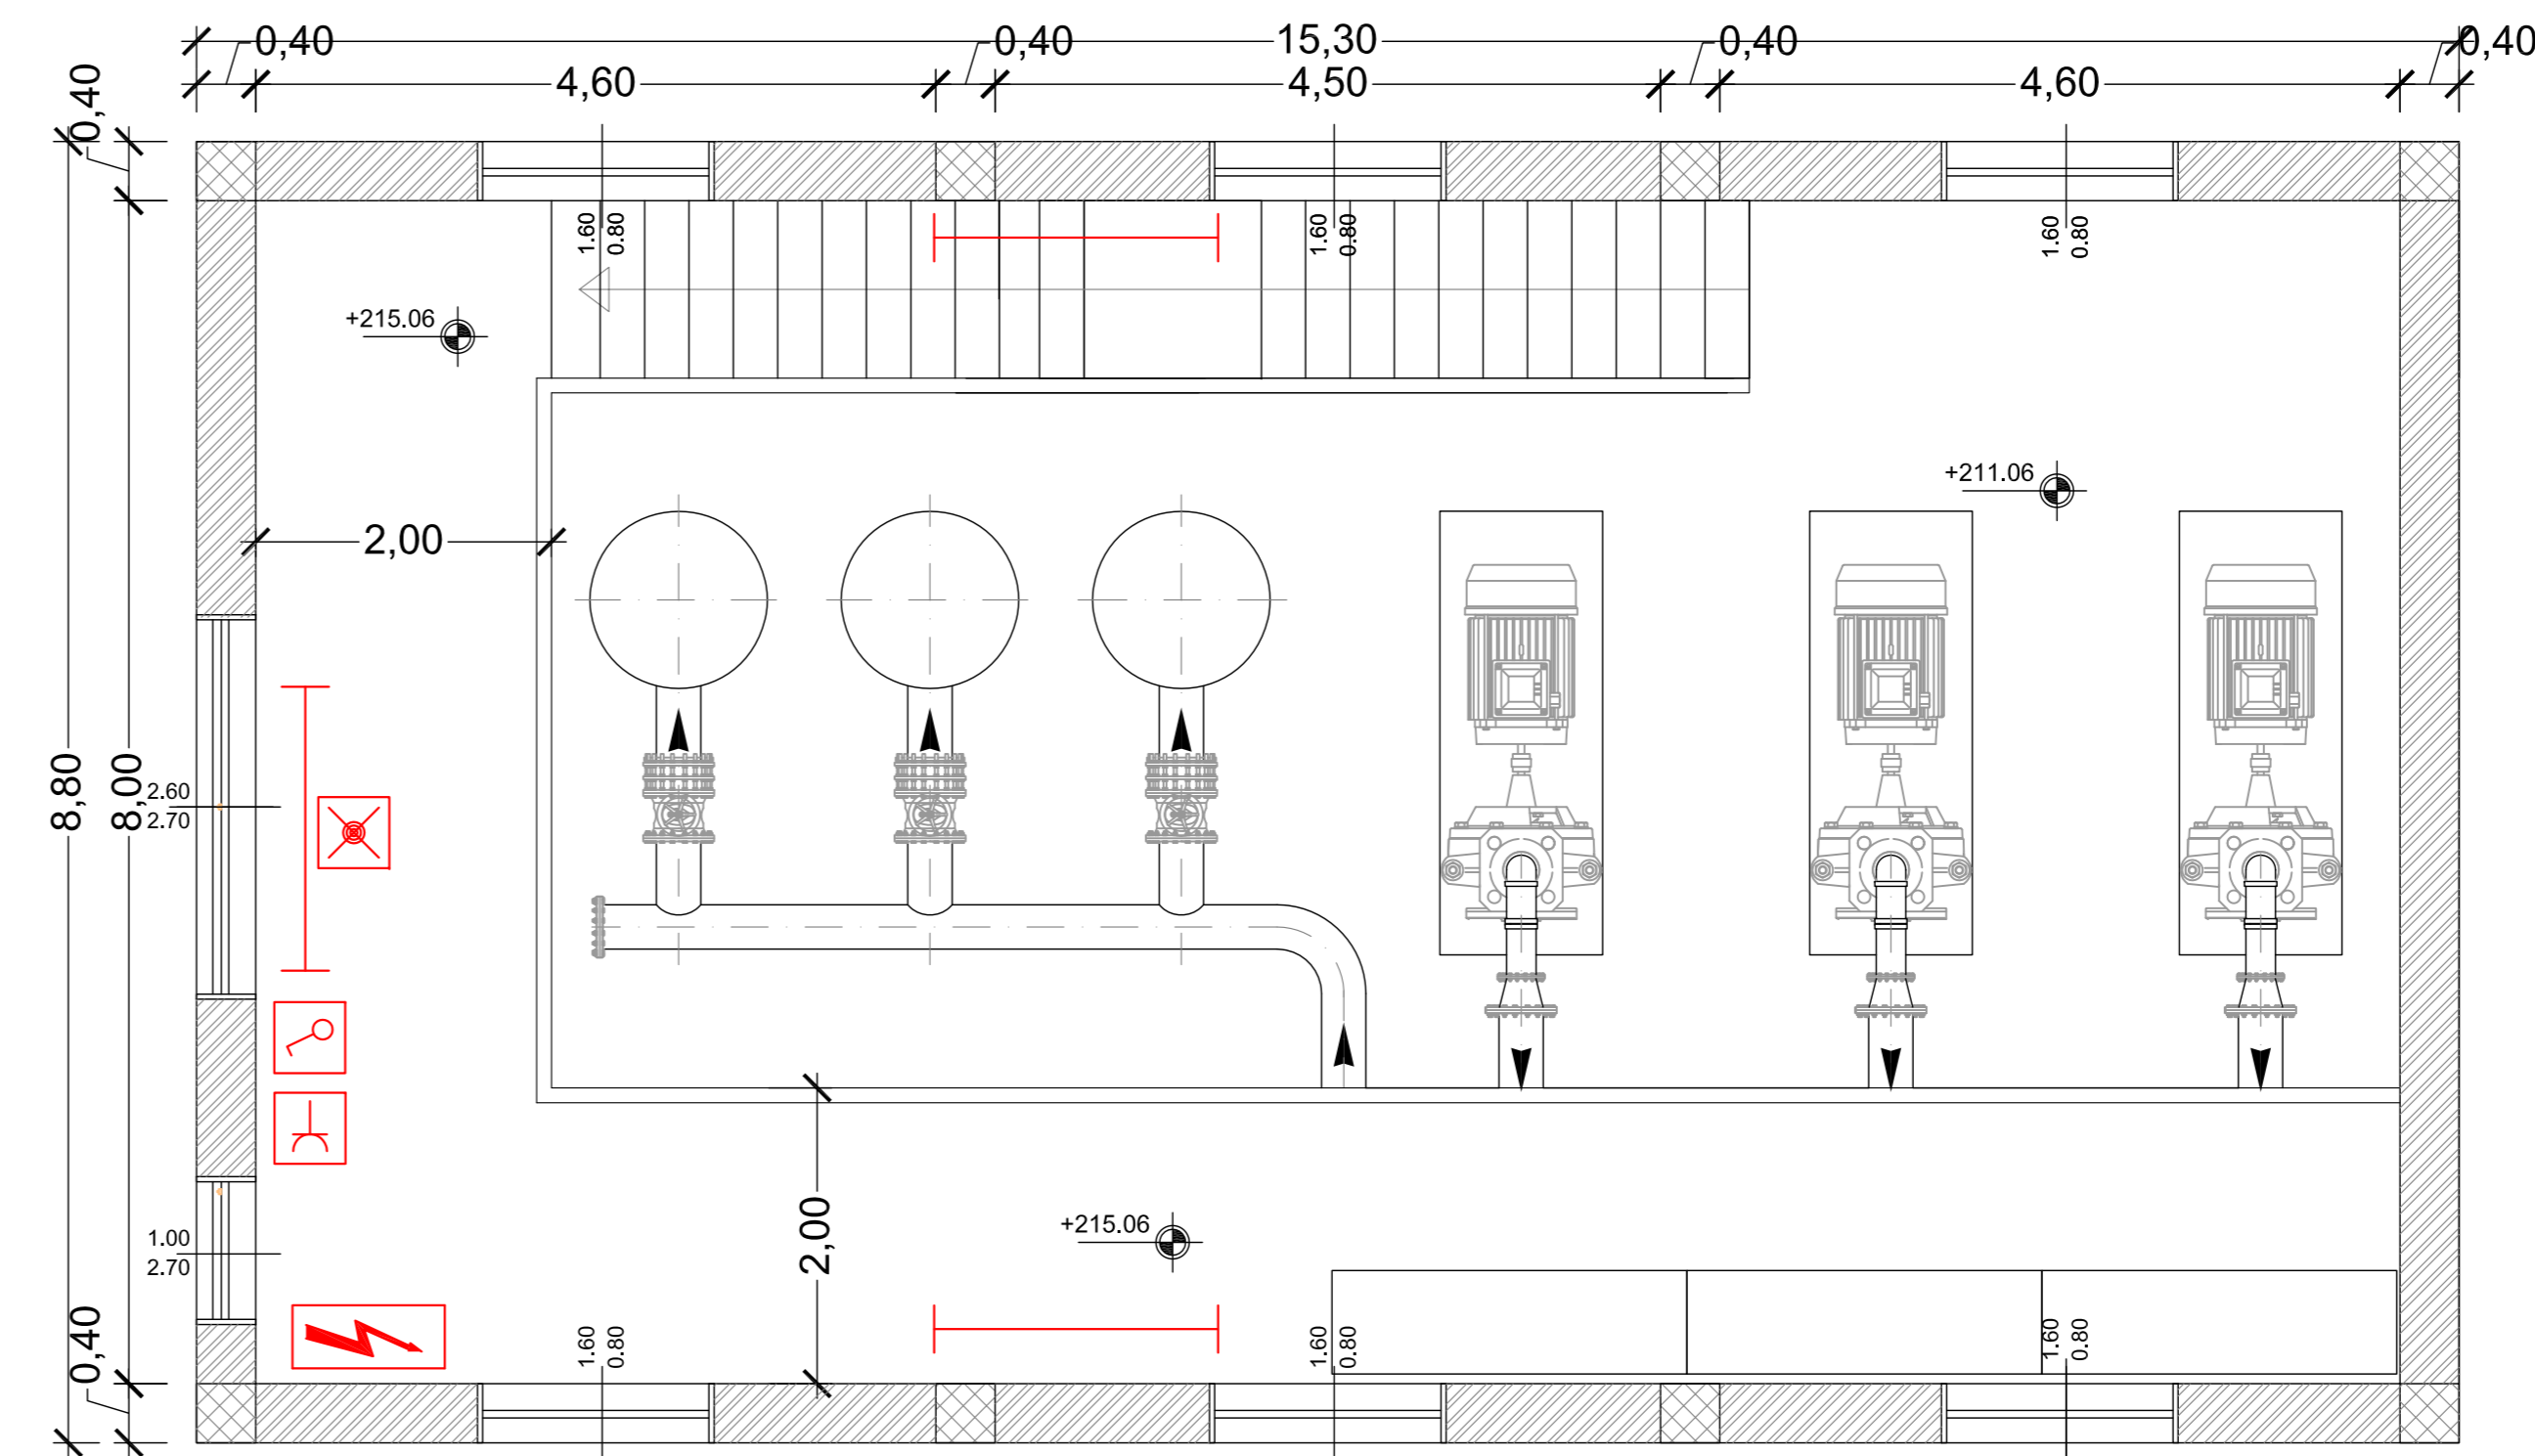

PIANTA A QUOTA +225.00



LEGENDA IMPIANTI ELETTRICI

-  QUADRO ELETTRICO DI DISTRIBUZIONE
-  APPARECCHIO DI ILLUMINAZIONE A TUBI FLUORESCENTI
-  APPARECCHIO DI ILLUMINAZIONE DI EMERGENZA
-  PRESA ELETTRICA
-  INTERRUTTORE