



Consorzio di Bonifica Vulture-Alto Bradano  
Gaudio di Lavello

### REGIONE BASILICATA




COMPLETAMENTO DEI DISTRETTI IRRIGUI IN AGRO DI MONTEMILONE ED INTEGRAZIONE RISORSE IDRICHE

### PROGETTO ESECUTIVO

C-ELABORATI GRAFICI - Impianto di sollevamento		
<b>C9.4</b>	Cabina elettrica di trasformazione di progetto - Fronte Quadro MT	Giugno 2014
		Scala 1:50
IL PROGETTISTA Prof. Ing. A.F. PICCINNI Ordine degli Ingegneri della Provincia di Bari n.7288		IL RESPONSABILE DEL PROCEDIMENTO Dott. Fileno PENNACCHIO
IL COMMISSARIO STRAORDINARIO Avv. G. MUSACCHIO		

### SCHEMA UNIFILARE MT

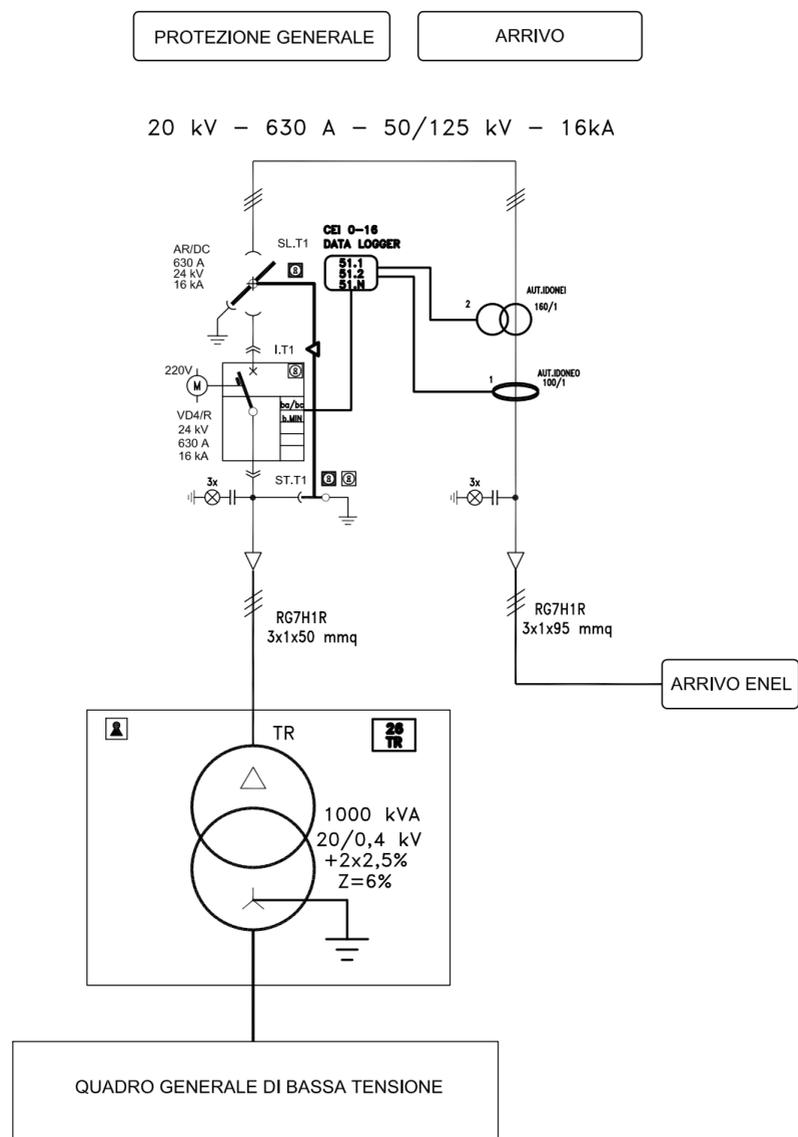

LEGENDA	
SIMBOLO	DESCRIZIONE
	INTERRUTTORE SOTTOVUOTO
	SEZIONATORE ROTATIVO A VUOTO
	SEZIONATORE DI TERRA
	APPARECCHIO ESTRAIBILE/RIMOVIBILE
	INTERBLOCCO MECCANICO
	BLOCCO MECCANICO A CHIAVE LIBERA A SEZ./INTER. APERTO
	BLOCCO MECCANICO A CHIAVE LIBERA A SEZ./INTER. CHIUSO
	CHIAVE LIBERA A BOX TRASFORMATORE APERTO
	TRASFORMATORE DI CORRENTE DI FASE
	RIDUTTORE AMPEROMETRICO TOROIDALE
	SGANCIATORE DI APERTURA E CHIUSURA
	SGANCIATORE DI MINIMA TENSIONE
	COMANDO MOTORIZZATO
	TERMINAZIONE CAVO
	CENTRALINA TERMOMETRICA TRASFORMATORE
	RELE' DI PROTEZIONE SECONDO CEI 0-16 CON DATA LOGGER

### FRONTE QUADRO DI MEDIA TENSIONE

